


SITUACE SO 11-18-02

M1:200

PŘÍSTUPOVÝ CHODNÍK NA LÁVKU V KM 185,571 VE SMĚRU PŘEROV MĚSTO

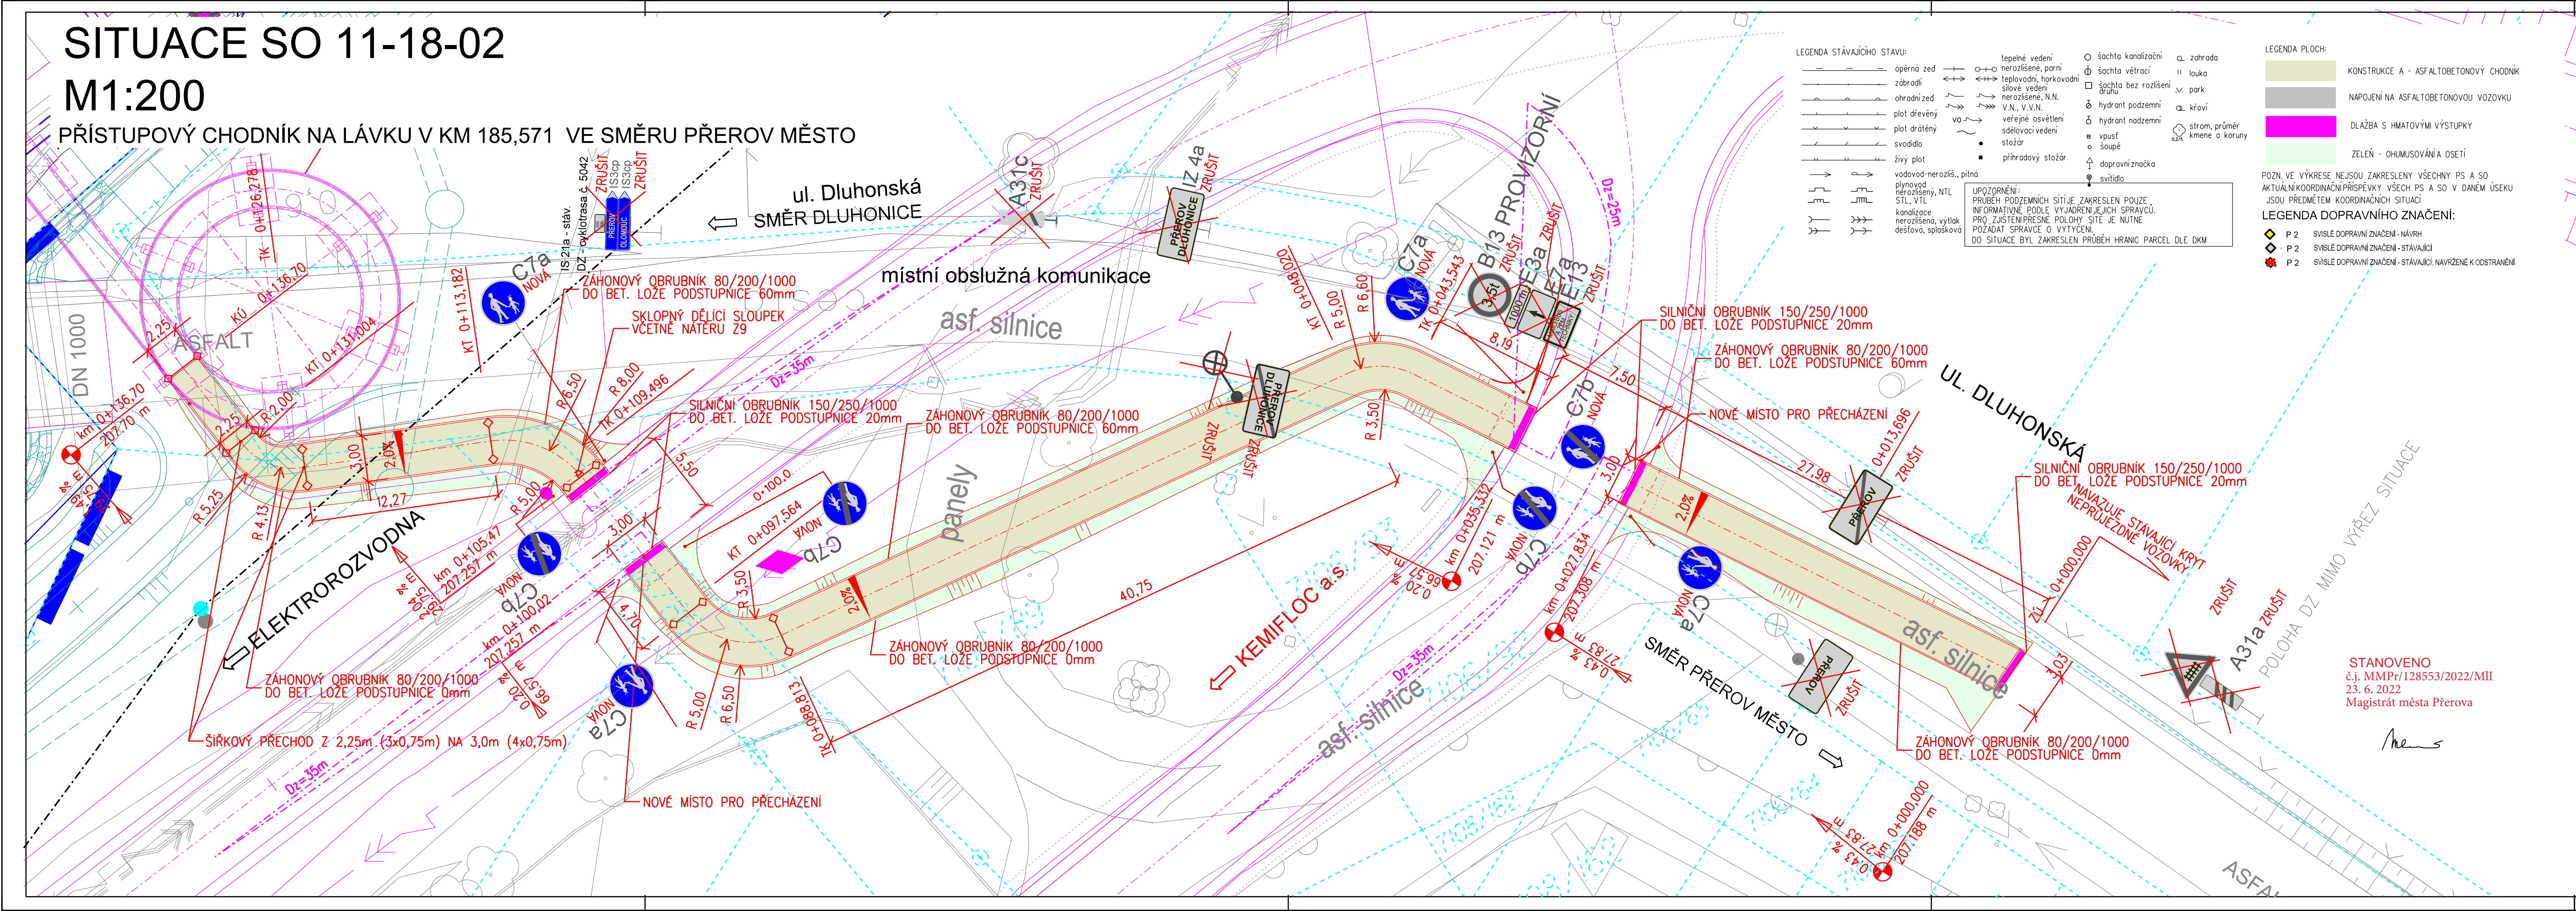

LEGENDA STÁVAJÍCÍHO STAVU:

- opěrná zed
- zabradlí
- ohradní zed
- plot dřevěný
- plot drátěný
- svodidlo
- živý plot
- vodovod-nerozliš., pitná
- plynovod
- nerozlišený, NTL
- STL, VTL
- Kanalizace
- nerozlišená, výtlak
- dešťová, splašková
- tepelné vedení
- nerozlišené, parní
- teplovodní, horkovodní
- slivové vedení
- nerozlišené, N.N.
- V.N., V.V.N.
- veřejné osvětlení
- sčelovací vedení
- stožár
- příhradový stožár
- šachta kanalizační
- šachta větrací
- šachta bez rozlišení
- druhu
- hydrant podzemní
- hydrant nadzemní
- vpust'
- soupe
- dopravní značka
- světlo
- zahrada
- louka
- park
- křoví
- strom, průměr
- kmena a koruna

LEGENDA PLOCH:

- KONSTRUKCE A - ASFALTOBETONOVÝ CHODNÍK
- NAPOJENÍ NA ASFALTOBETONOVOU VOZOVKU
- DLAŽBA S HMATOVÝMI VÝSTUPKY
- ZELEŇ - OHUMUSOVÁNÍ A OSETÍ

POZN. VE VÝKRESE NEJSOU ZAKRESLENY VŠECHNY PS A SO
AKTUÁLNÍ KOORDINAČNÍ PŘÍSPĚVKY VŠECH PS A SO V DANÉM ÚSEKU
JSOU PŘEDMĚTEM KOORDINAČNÍCH SITUACÍ

LEGENDA DOPRAVNÍCH ZNAČENÍ:

- P 2 SVISLÉ DOPRAVNÍ ZNAČENÍ - NÁVRH
- P 2 SVISLÉ DOPRAVNÍ ZNAČENÍ - STÁVAJÍCÍ
- P 2 SVISLÉ DOPRAVNÍ ZNAČENÍ - STÁVAJÍCÍ, NAVRŽENÉ K ODSTRANĚNÍ

UPOZORNĚNÍ:
 PRŮBĚH PODZEMNÍCH SÍTÍ JE ZAKRESLEN POUZE
 INFORMATIVNĚ PODLE VYJÁDRĚNÍ JEJICH SPRÁVČŮ.
 PRO ZJIŠTĚNÍ PŘESNÉ POLOHY SÍTĚ JE NUTNÉ
 POŽÁDAT SPRÁVCE O VYTÝČENÍ.
 DO SITUACE BYL ZAKRESLEN PRŮBĚH HRANIC PARCEL DLE DKM

Spolufinancováno Evropskou unií
Nástroj pro propojení Evropy

Projekt „Rekonstrukce žst. Přerov, 2. stavba“ je spolufinancovaný EU z programu Nástroj pro propojení Evropy (CEF).
 Za tuto publikaci odpovídá pouze její autor. Evropská unie nenese odpovědnost za jakékoli využití informací v ní obsažených.

SO 11-18-02
E.1.8
 PO PŘIPOMÍNKOVÉM ŘÍZENÍ

REVIZE Č.			DATUM	ZMĚNA	ČÍSLO SOUPRAVY:

MCO MORAVIA CONSULT Olomouc a.s.
 LEGIONÁŘSKÁ 1085/8, 779 00 Olomouc

tel.: +420 585 570 444
 IDS: kjee9md
 e-mail: moravia@moravia.cz
 http://www.moravia.cz

Objednatel:
 Správa železniční dopravní cesty, státní organizace
 Dlážděná 1003/7
 110 00 Praha 1
 v zastoupení SŽDC, s.o.o.,
 Stavební správa východ, Nerudova 1, 772 58 Olomouc

Generální projektant:
 SUDOP PRAHA a.s.,
 Olšanská 1a, 130 80 Praha 3
 tel.: +420 267 094 111
 fax: +420 224 230 316
 e-mail: praha@sudop.cz

Hlavní inženýr projektu:
 ING. STANISLAV VÁVRA

Garant profese:
 ING. ROMAN PETŘÍK

Sředitisko:
 PROJEKTOVÉ STŘEDITSKO HRADEC KRÁLOVÉ

Vedoucí sředitel: ING. PAVEL HORÁČEK	Odpovědný projektant SO, IO, PS: ING. ROMAN PETŘÍK	Vypracoval: Bc. JIŘÍ KUCHAR	Kontroloval: ING. ROMAN PETŘÍK
--	--	---------------------------------------	--

Název akce:
 Rekonstrukce žst. Přerov, 2. stavba

Číslo smlouvy:
 17-064.250

Projektový stupeň:
 PROJEKT

Část:
 stavební část
 OBJEKTY POZEMNÍCH KOMUNIKACÍ
 t.ú. Přerov - Dluhonice, úprava komunikace po zrušení žel. přejezdu, ev. km 185,610

Datum:
 12/2017

Číslo části:
 E.1.8

Název přílohy:
 SITUACE SO 11-18-02

Měřítko: 1:200	Počet formátů: 5x A4
Číslo přílohy: 02.1	

DOKUMENT LZE UŽÍVAT POUZE VE SMYSLU PŘEBLŽNĚ SMLUVY O DÍLO. ŽÁDNÁ JEJÍ ČÁST NEMŮŽE BYT DLE ZÁKONA Č.121/2000 ZB. KOPÍROVÁNA NEBO JINÝM ZPŮSOBEM ROZŠŮŘOVÁNA. BEZ SOUHLASU SUDOP PRAHA A.S.